


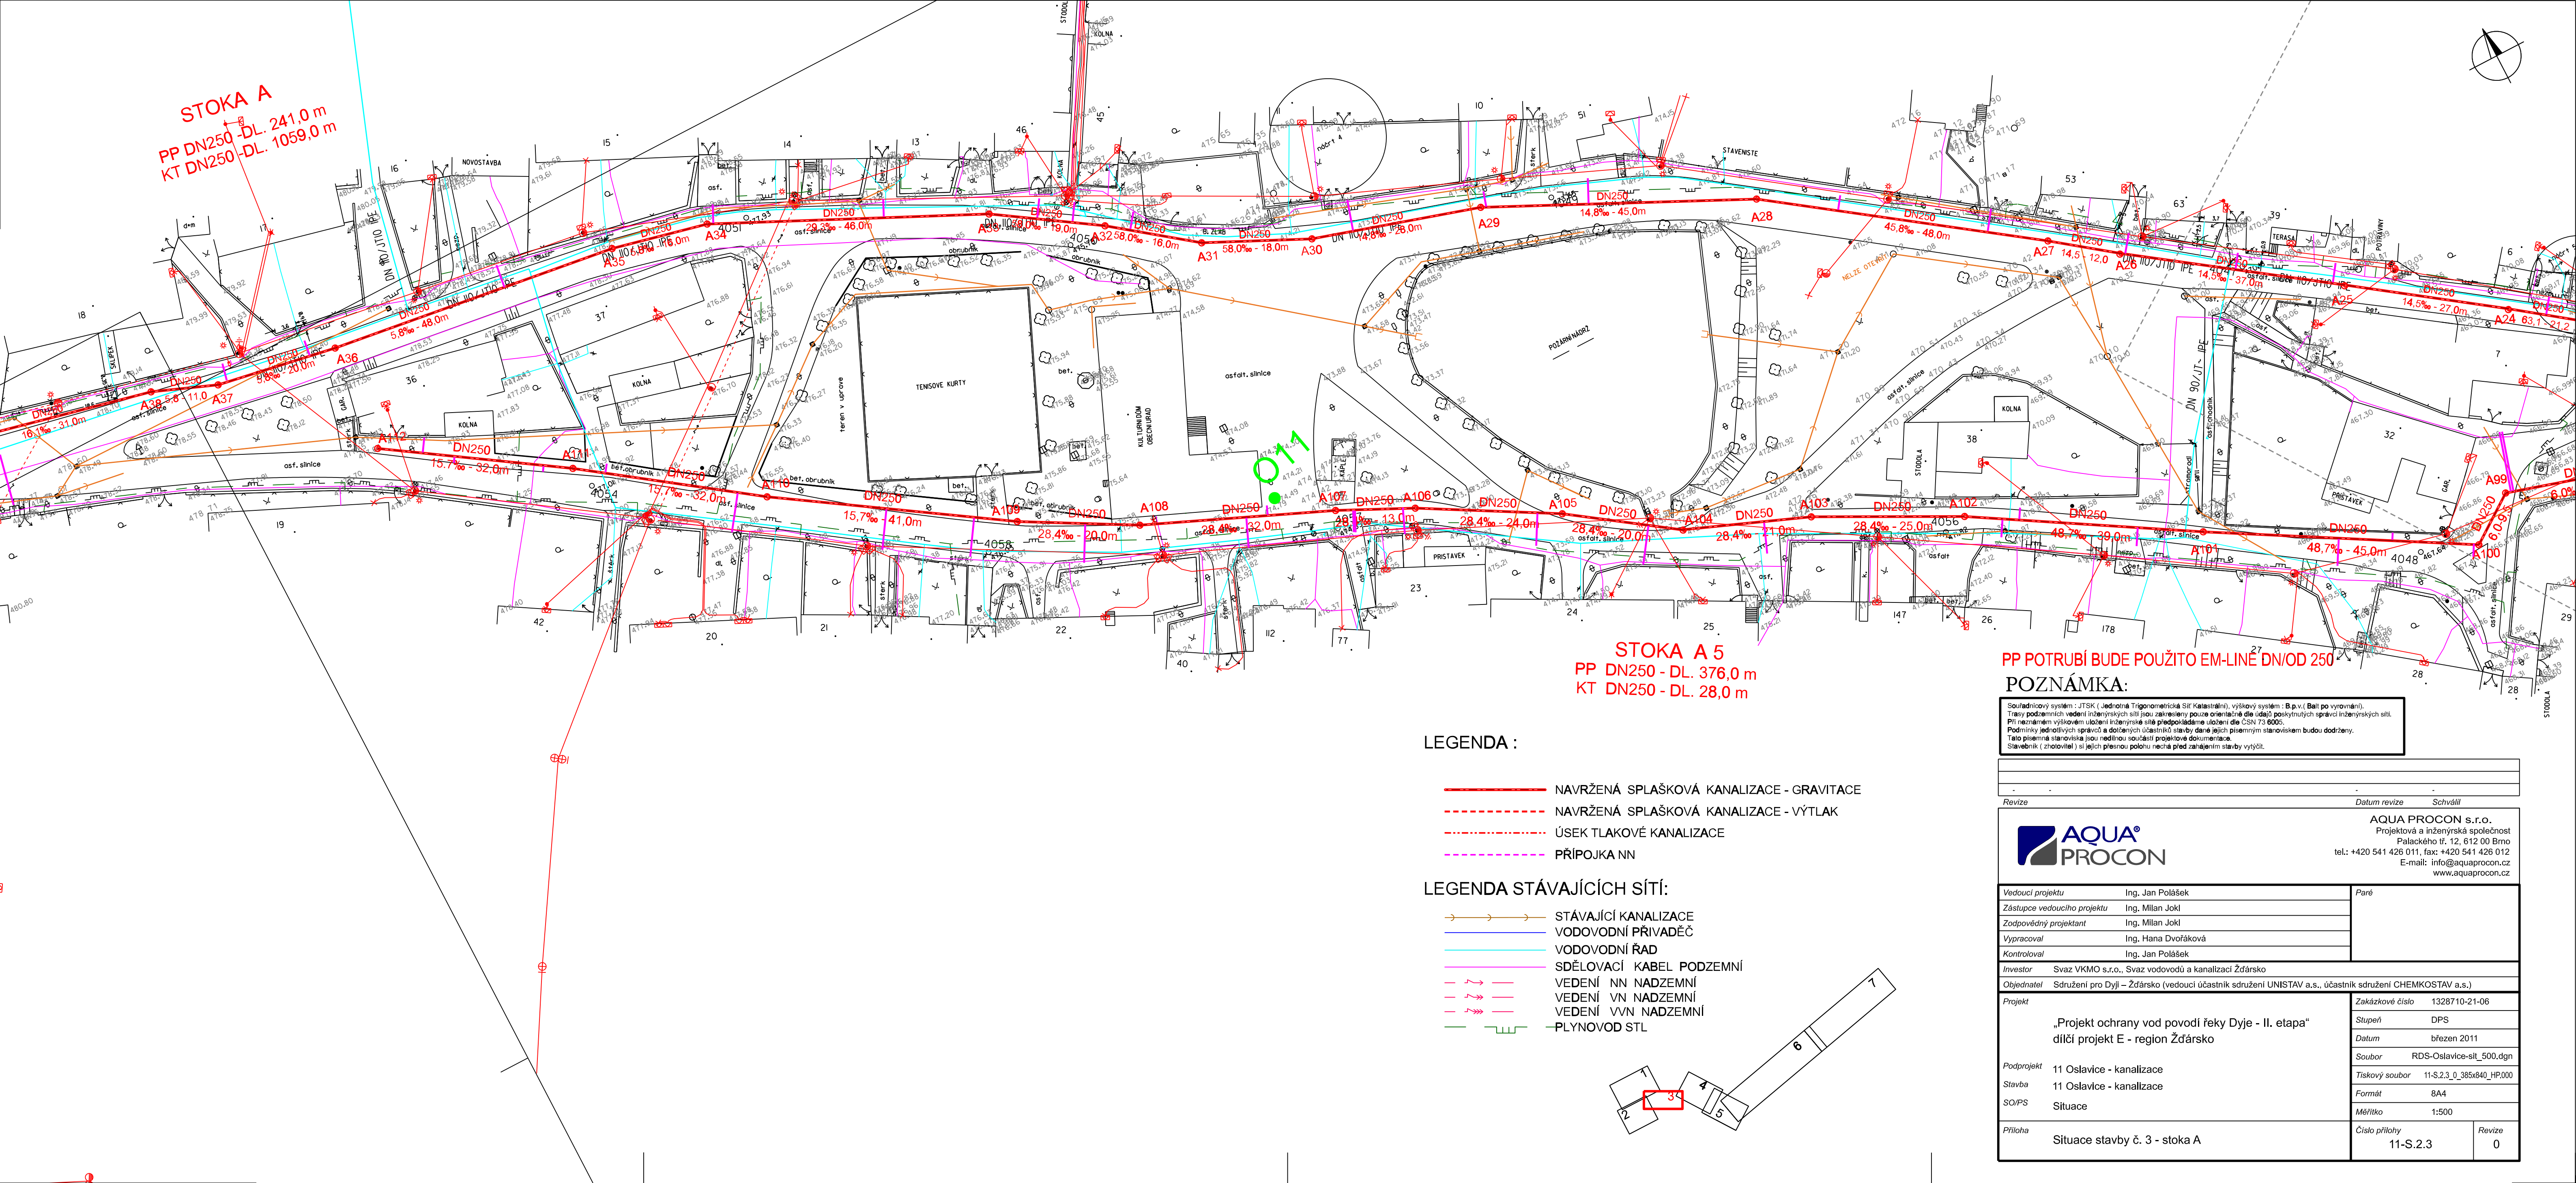

STOKA A
PP DN250 - DL. 241,0 m
KT DN250 - DL. 1059,0 m

STOKA A 5
PP DN250 - DL. 376,0 m
KT DN250 - DL. 28,0 m

PP POTRUBÍ BUDE POUŽITO EM-LINE DN/OD 250

LEGENDA :

- NAVRŽENÁ SPLAŠKOVÁ KANALIZACE - GRAVITACE
- NAVRŽENÁ SPLAŠKOVÁ KANALIZACE - VÝTLAK
- ÚSEK TLAKOVÉ KANALIZACE
- PŘIPOJKA NN

LEGENDA STÁVAJÍCÍCH SÍTÍ:

- STÁVAJÍCÍ KANALIZACE
- VODOVODNÍ PŘÍVADĚČ
- VODOVODNÍ ŘAD
- SDĚLOVACÍ KABEL PODZEMNÍ
- VEDENÍ NN NADZEMNÍ
- VEDENÍ VN NADZEMNÍ
- VEDENÍ VVN NADZEMNÍ
- PLYNOVOD STL

POZNÁMKA:

Souřadnicový systém : JTSK (Jednotná Trigonometrická Síť katastrální), výškový systém : B.p.v. (Bali po vyrovnaní).
Trasy podzemních vedení inženýrských sítí jsou zakresleny pouze orientačně dle údajů poskytnutých správci inženýrských sítí.
Při neznámém výškovém uložení inženýrské sítě předpokládáme uložení dle ČSN 73 6005.
Podmínky jednotlivých správů a dotčených účastníků stavby dané jejich písemným stanoviskem budou dodrženy.
Tato písemná stanoviska jsou nedílnou součástí projektové dokumentace.
Stavebník (zhotovitel) si jejich přesnou polohu nechá před zahájením stavby vytýčit.

Revize		Datum revize	Schválil
		AQUA PROCON s.r.o. Projektová a inženýrská společnost Palackého tř. 12, 612 00 Brno tel.: +420 541 426 011, fax: +420 541 426 012 E-mail: info@aquaprocon.cz www.aquaprocon.cz	
		Paré	
Vedoucí projektu Ing. Jan Polášek			
Zástupce vedoucího projektu Ing. Milan Joki			
Zodpovědný projektant Ing. Milan Joki			
Vypracoval Ing. Hana Dvořáková			
Kontroloval Ing. Jan Polášek			
Investor Svaz VKMO s.r.o., Svaz vodovodů a kanalizací Žďársko			
Objednatel Sdružení pro Dyji – Žďársko (vedoucí účastník sdružení UNISTAV a.s., účastník sdružení CHEMKOSTAV a.s.)			
Projekt		Zakázkové číslo 1328710-21-06	
„Projekt ochrany vod povodí řeky Dyje - II. etapa“ dílní projekt E - region Žďársko		Stupeň DPS	
		Datum březen 2011	
		Soubor RDS-Oslavice-sit_500.dgn	
		Tiskový soubor 11-S.2.3_0_385x840_HP.000	
		Formát 8A4	
Měřítko 1:500			
Příloha		Číslo přílohy 11-S.2.3	Revize 0
Situace stavby č. 3 - stoka A			